



LEGENDA

- RETE METENODOTTO SNAM
- - - RETE ANTINCENDIO
- . - . RETE FOGNARIA
- - - RETE ACQUEDOTTO
- - - RETE SMALTIMENTO ACQUE METEORICHE
- - - TUBAZIONE RETE FOGNARIA ACQUE METEORICHE (ACQUE DECADENTI DALLE COPERTURE)
- . - . CAVIDOTTO
- . - . CAVIDOTTO



COMUNE DI INVERUNO
Città Metropolitana di Milano

PROGETTISTA
geometra Marco Meneghetti
collegio dei geometri della prov. di Milano n° 0682
20010 CASOREZZO-MI - via Busto Garolfo 23
tel. fax: 02 863.80.789
E-mail: geom.meneghetti@gmail.com

architetto Pulci Decimira Maria
ordine degli architetti della prov. di Milano n° 8074
20081 ABBIADEGRASSO-MI - via C. Battisti 2/A
tel. fax: 02 28600209
E-mail: arch.pulci@alcoi.it

CONSULENZA URBANISTICA
Studio Tecnico Castelli SaS
Via Monteggia, 38
21014 Luverno Mantovano (VA)
Tel: 0322 651983 Fax: 0322 651993
E-mail: info@studiotecnico.castelli.eu

COMMITTENTE

TRASPORTI XIMENES SRL  ANGULAR SRL 

S.U.A.P. in Variante al PGT vigente
Art. 97 L.R. 12/2005 e D.P.R. 7 settembre 2010, n. 160
Via Dell'Artigianato, Via Delle Tecnologie
ID cas. F/0.17, map. 99-344

PROGETTO PER LA COSTRUZIONE DI UN EDIFICIO
AD USO PRODUTTIVO E DEPOSITO E DI CORPO UFFICIO E SERVIZI

TAVOLA VALUTAZIONE PROGETTO SNAM SPA: scala: 1:500

- PLANIMETRIA GENERALE:
STATO ESISTENTE, STATO DI PROGETTO E
STATO COMPARATIVO

CAT.	COM	16
------	-----	----


5					
4					
3					
2					
1					
0	OTTORRE 2020	Manrico Sabrina			

REV DATA MOTIVO REVISIONE DISEGNATO VERIFICATO APPROVATO APRTO

La proprietà artistica è protetta a norma dell'articolo 1 e seguenti del d.l. 17 novembre 1925 n. 1558 sul diritto d'autore - Riproduzione vietata



STATO ESISTENTE - PLANIMETRIA GENERALE | Scala 1:500

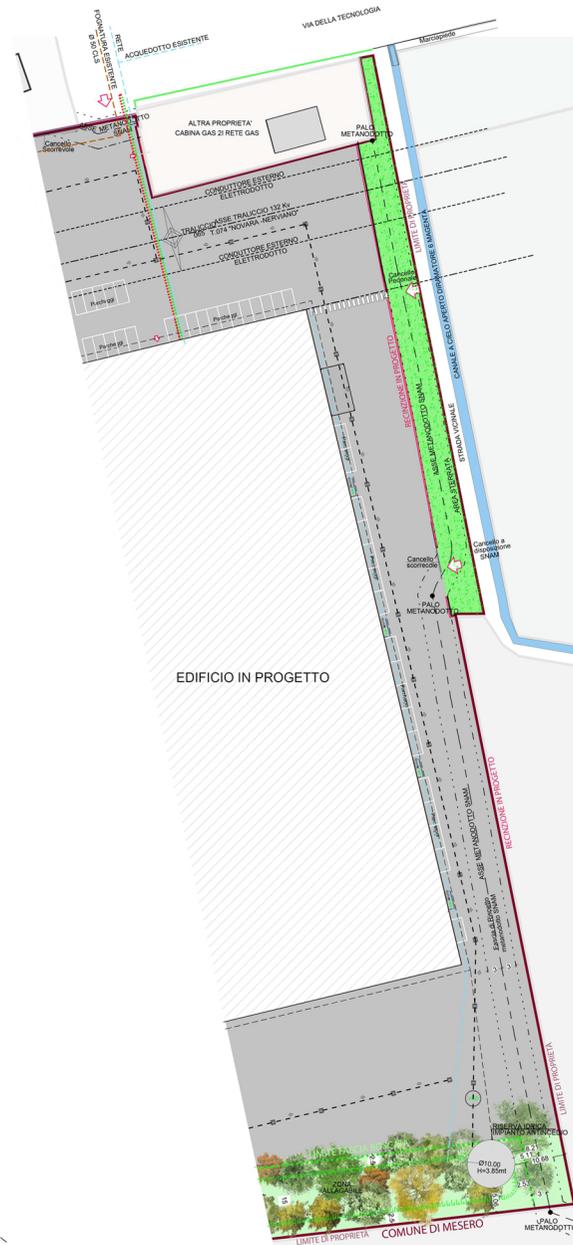

STATO DI PROGETTO - PLANIMETRIA GENERALE | Scala 1:500



STATO COMPARATIVO - PLANIMETRIA GENERALE | Scala 1:500

■ COSTRUIRE
■ DEMOLIRE