


**SCHEMA RETE FOGNATURA E ACQUEDOTTO
DA SISTEMA INFORMATIVO CAP HOLDING SPA**

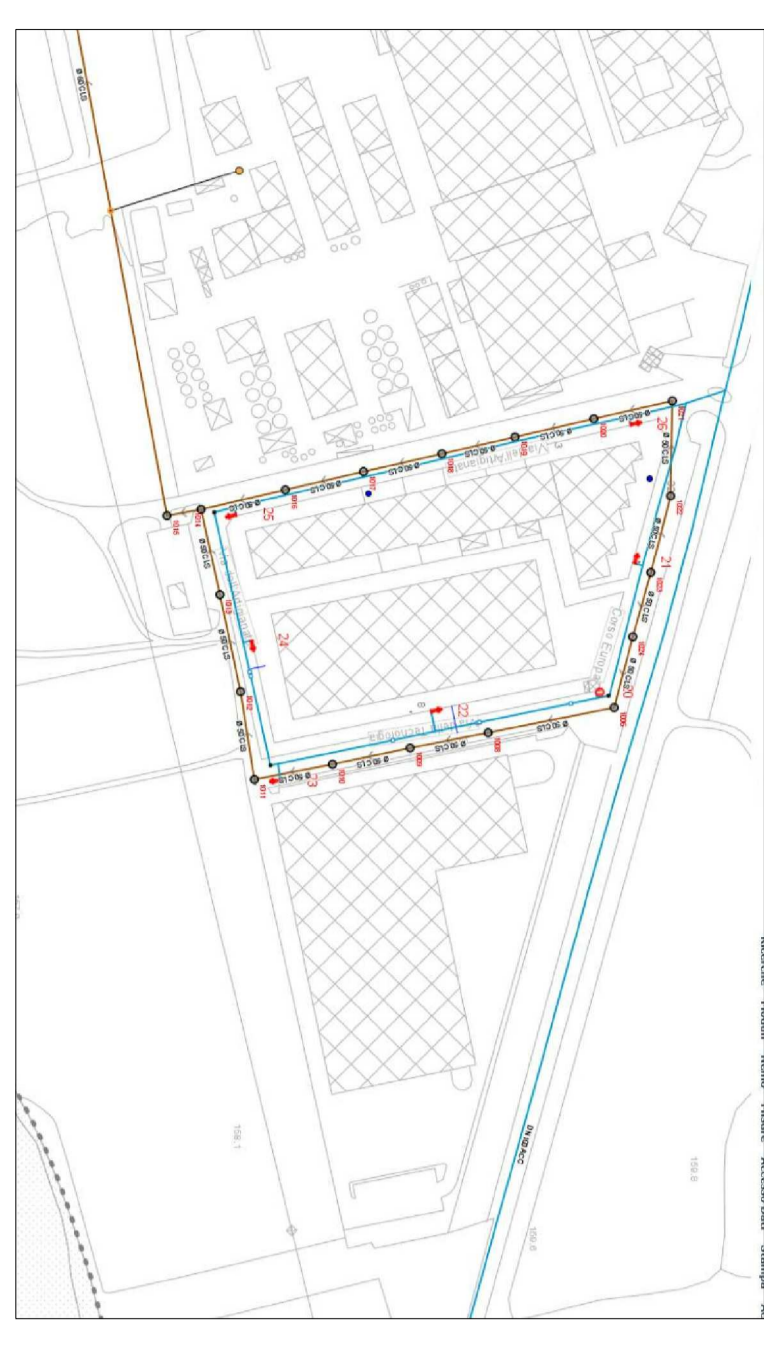

- LEGENDA**
- RETE METANODOTTO SNAM
 - RETE ANTINCENDIO
 - RETE FOGNARIA
 - RETE ACQUEDOTTO
 - RETE SMALTIMENTO
 - ACQUE METEORICHE
 - TUBAZIONE RETE FOGNARIA ACQUE METEORICHE
 - (ACQUE DECADENTI DALLE COPERTURE)
 - CAVIDOTTO
 - CAVIDOTTO

COMUNE DI INVERUNO
Città Metropolitan di Milano


Progettista: **Studio Tecnico Carapelli SAS**
Via Lomello, 39 - 20144 Milano (MI) Italia
Tel: +39 02 57400000 - Fax: +39 02 57400001
Email: info@studiotecnico.com

Progettista: **architetto Pirelli Pirelli Associati**
c/o Studio Tecnico Carapelli SAS
20121 Milano (MI) - Via Sesto Canonico 23
Tel: +39 02 57400000 - Fax: +39 02 57400001
Email: info@studiotecnico.com

PROGETTO PER LA COSTRUZIONE DI UN EDIFICIO AD USO PRODUTTIVO E DEPOSITO E DI COPERTURE E SERVIZI IN PROGETTO
Via Dell'Artiglianato, Via Delle Tecnologie
Art. 97 L.R. 12/2009 e D.P.R. 7 settembre 2010, n. 160
Scale: 1:500
C.A.T. **COM 15**

REV.	DATA	CONTENUTO REVISIONE	ESEGUITO	VERIFICATO	APPROVATO	APPUNTO
0	07/09/2021	Manuale Scelta				
1						
2						
3						
4						
5						

La presente relazione è formata da norme tecniche e regolamenti del 17/05/2011 n. 5595/1558 per l'edilizia residenziale - Provenienza urbanistica

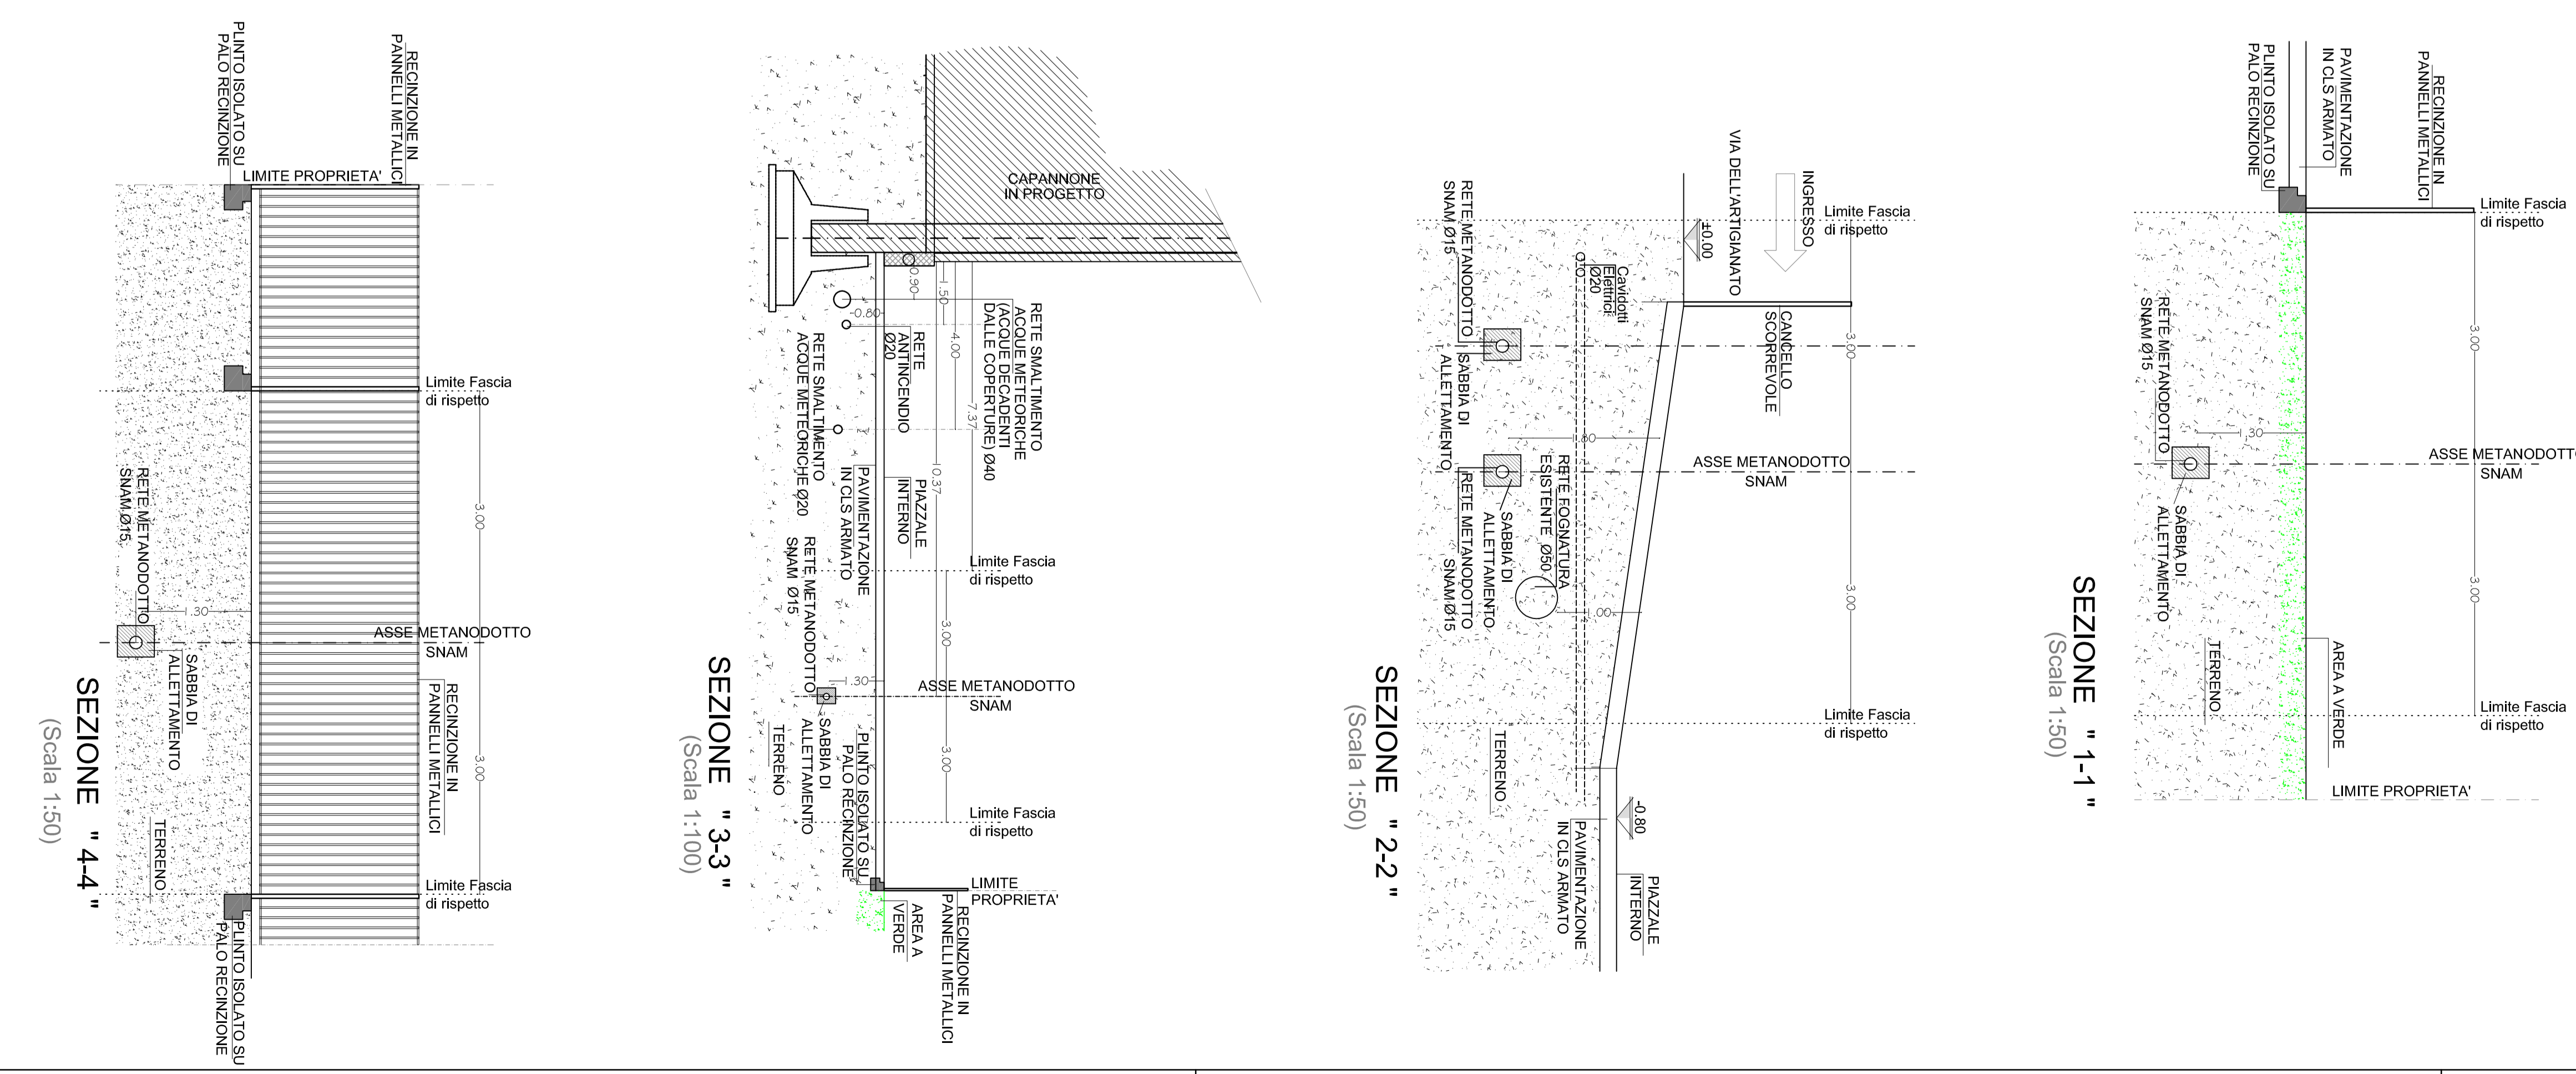

PLANIMETRIA GENERALE
(Scala 1:500)

